
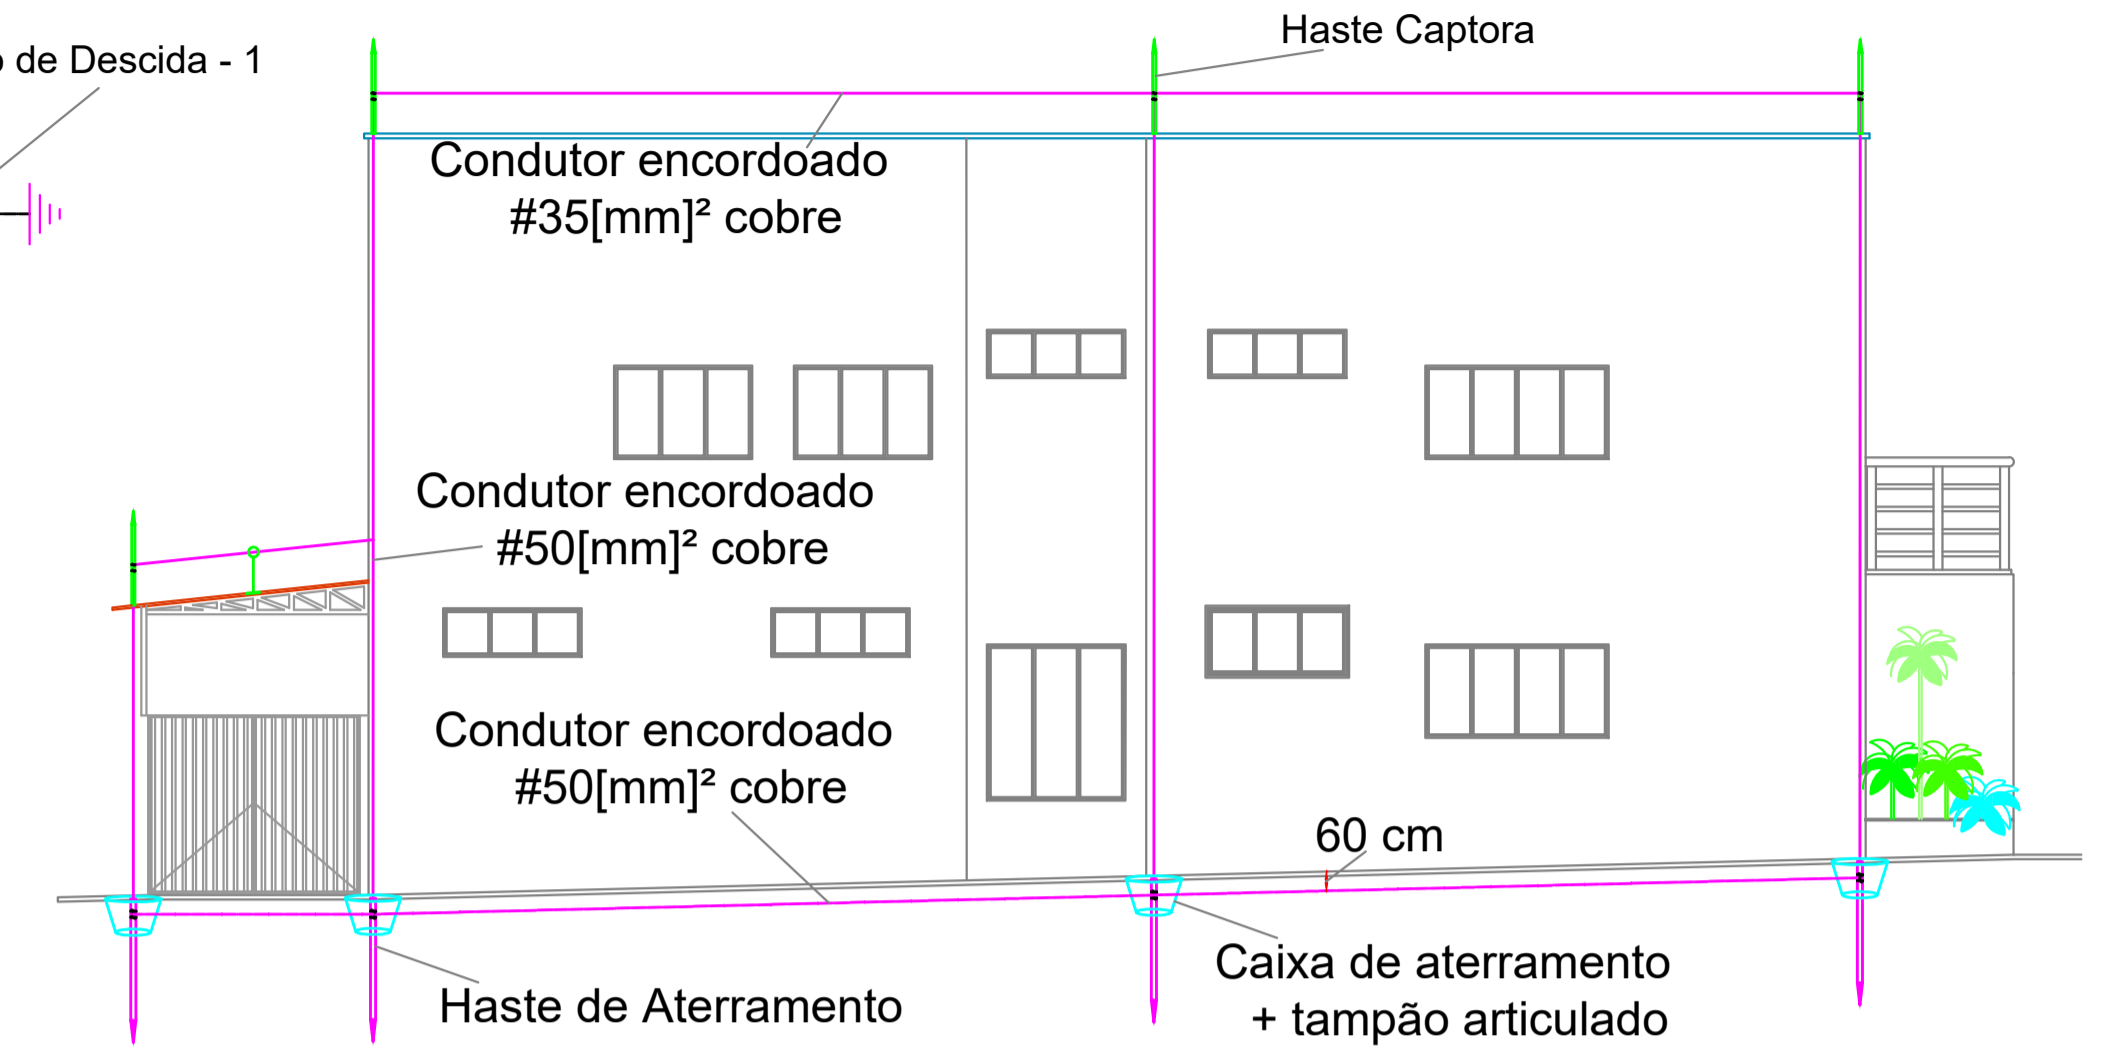


GAIOLA DE FARADAY - SUBSISTEMA DE CAPTAÇÃO E DESCIDA

Detalhes do Sistema de Descida

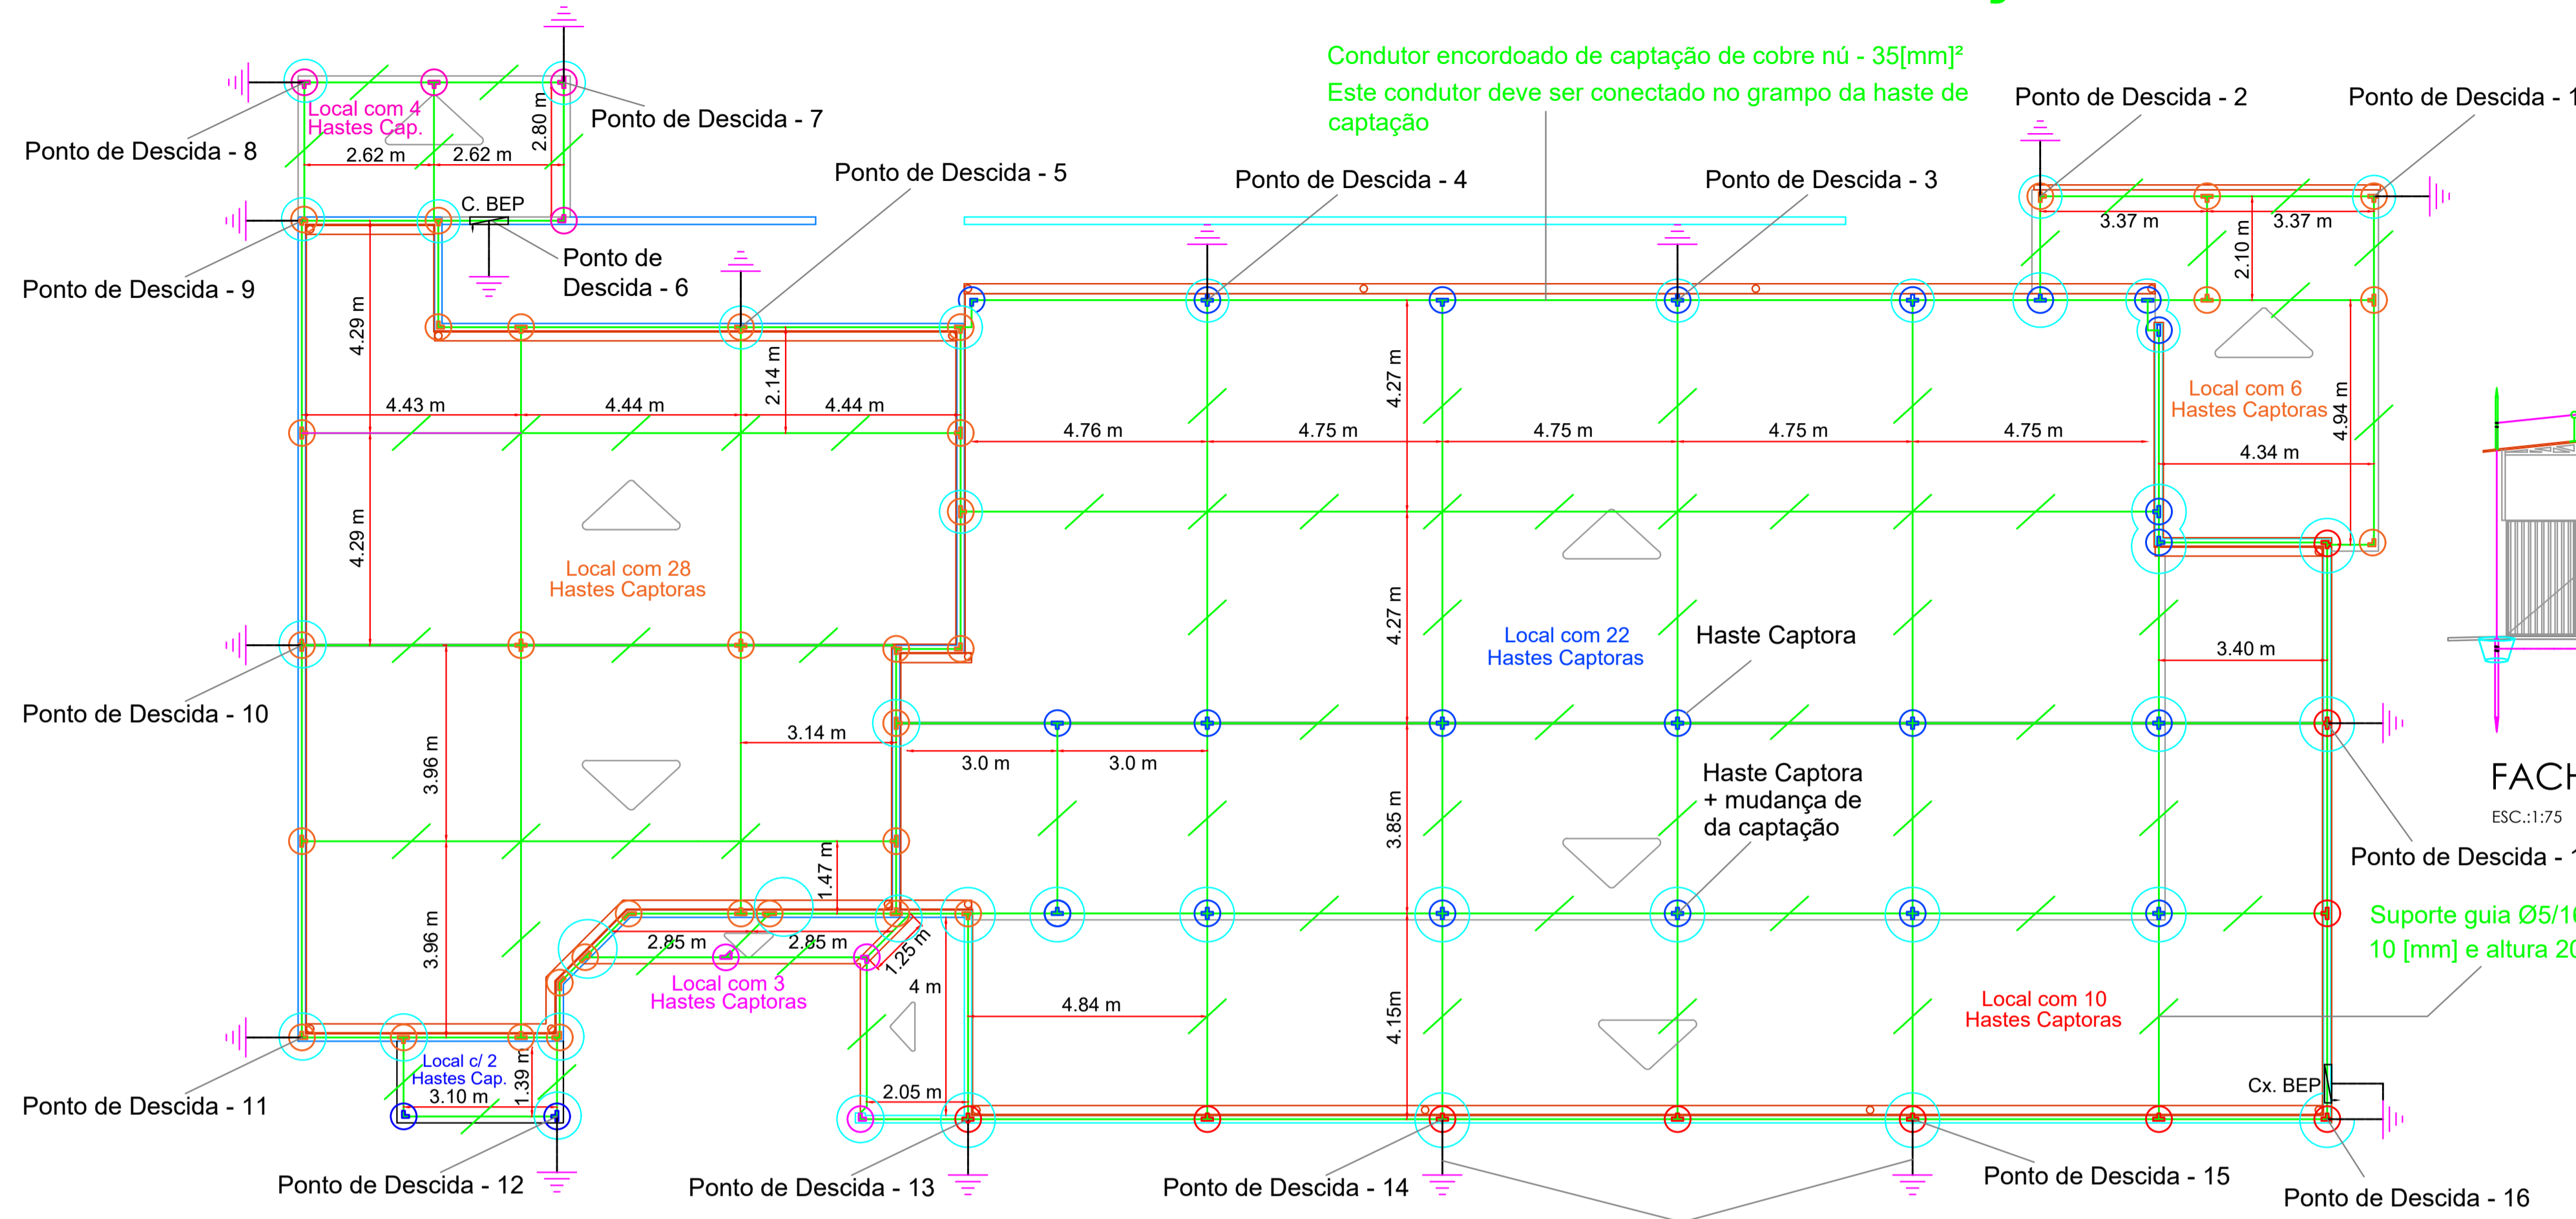

FACHADA LATERAL RUA 20
ESC.: 1:75


Suporte guia Ø5/16" longo reforçado para aparafusar com dois furos de 10 [mm] e altura 20[cm] com roldana em polipropileno

PLANTA DE LOCAÇÃO E COBERTURA

ESCALA: 1:75

Faz parte do "Subsistema de Descida" - Total de 16 Descidas
Condutor encordoado de descida de cobre nú - 50[mm]²
Este condutor pode ser embutido na parede com eletroduto de PVC de 1" antichamas e embutido na terra na parte subterrânea até o anel de aterramento

GAIOLA DE FARADAY - SUBSISTEMA DE ATERRAMENTO

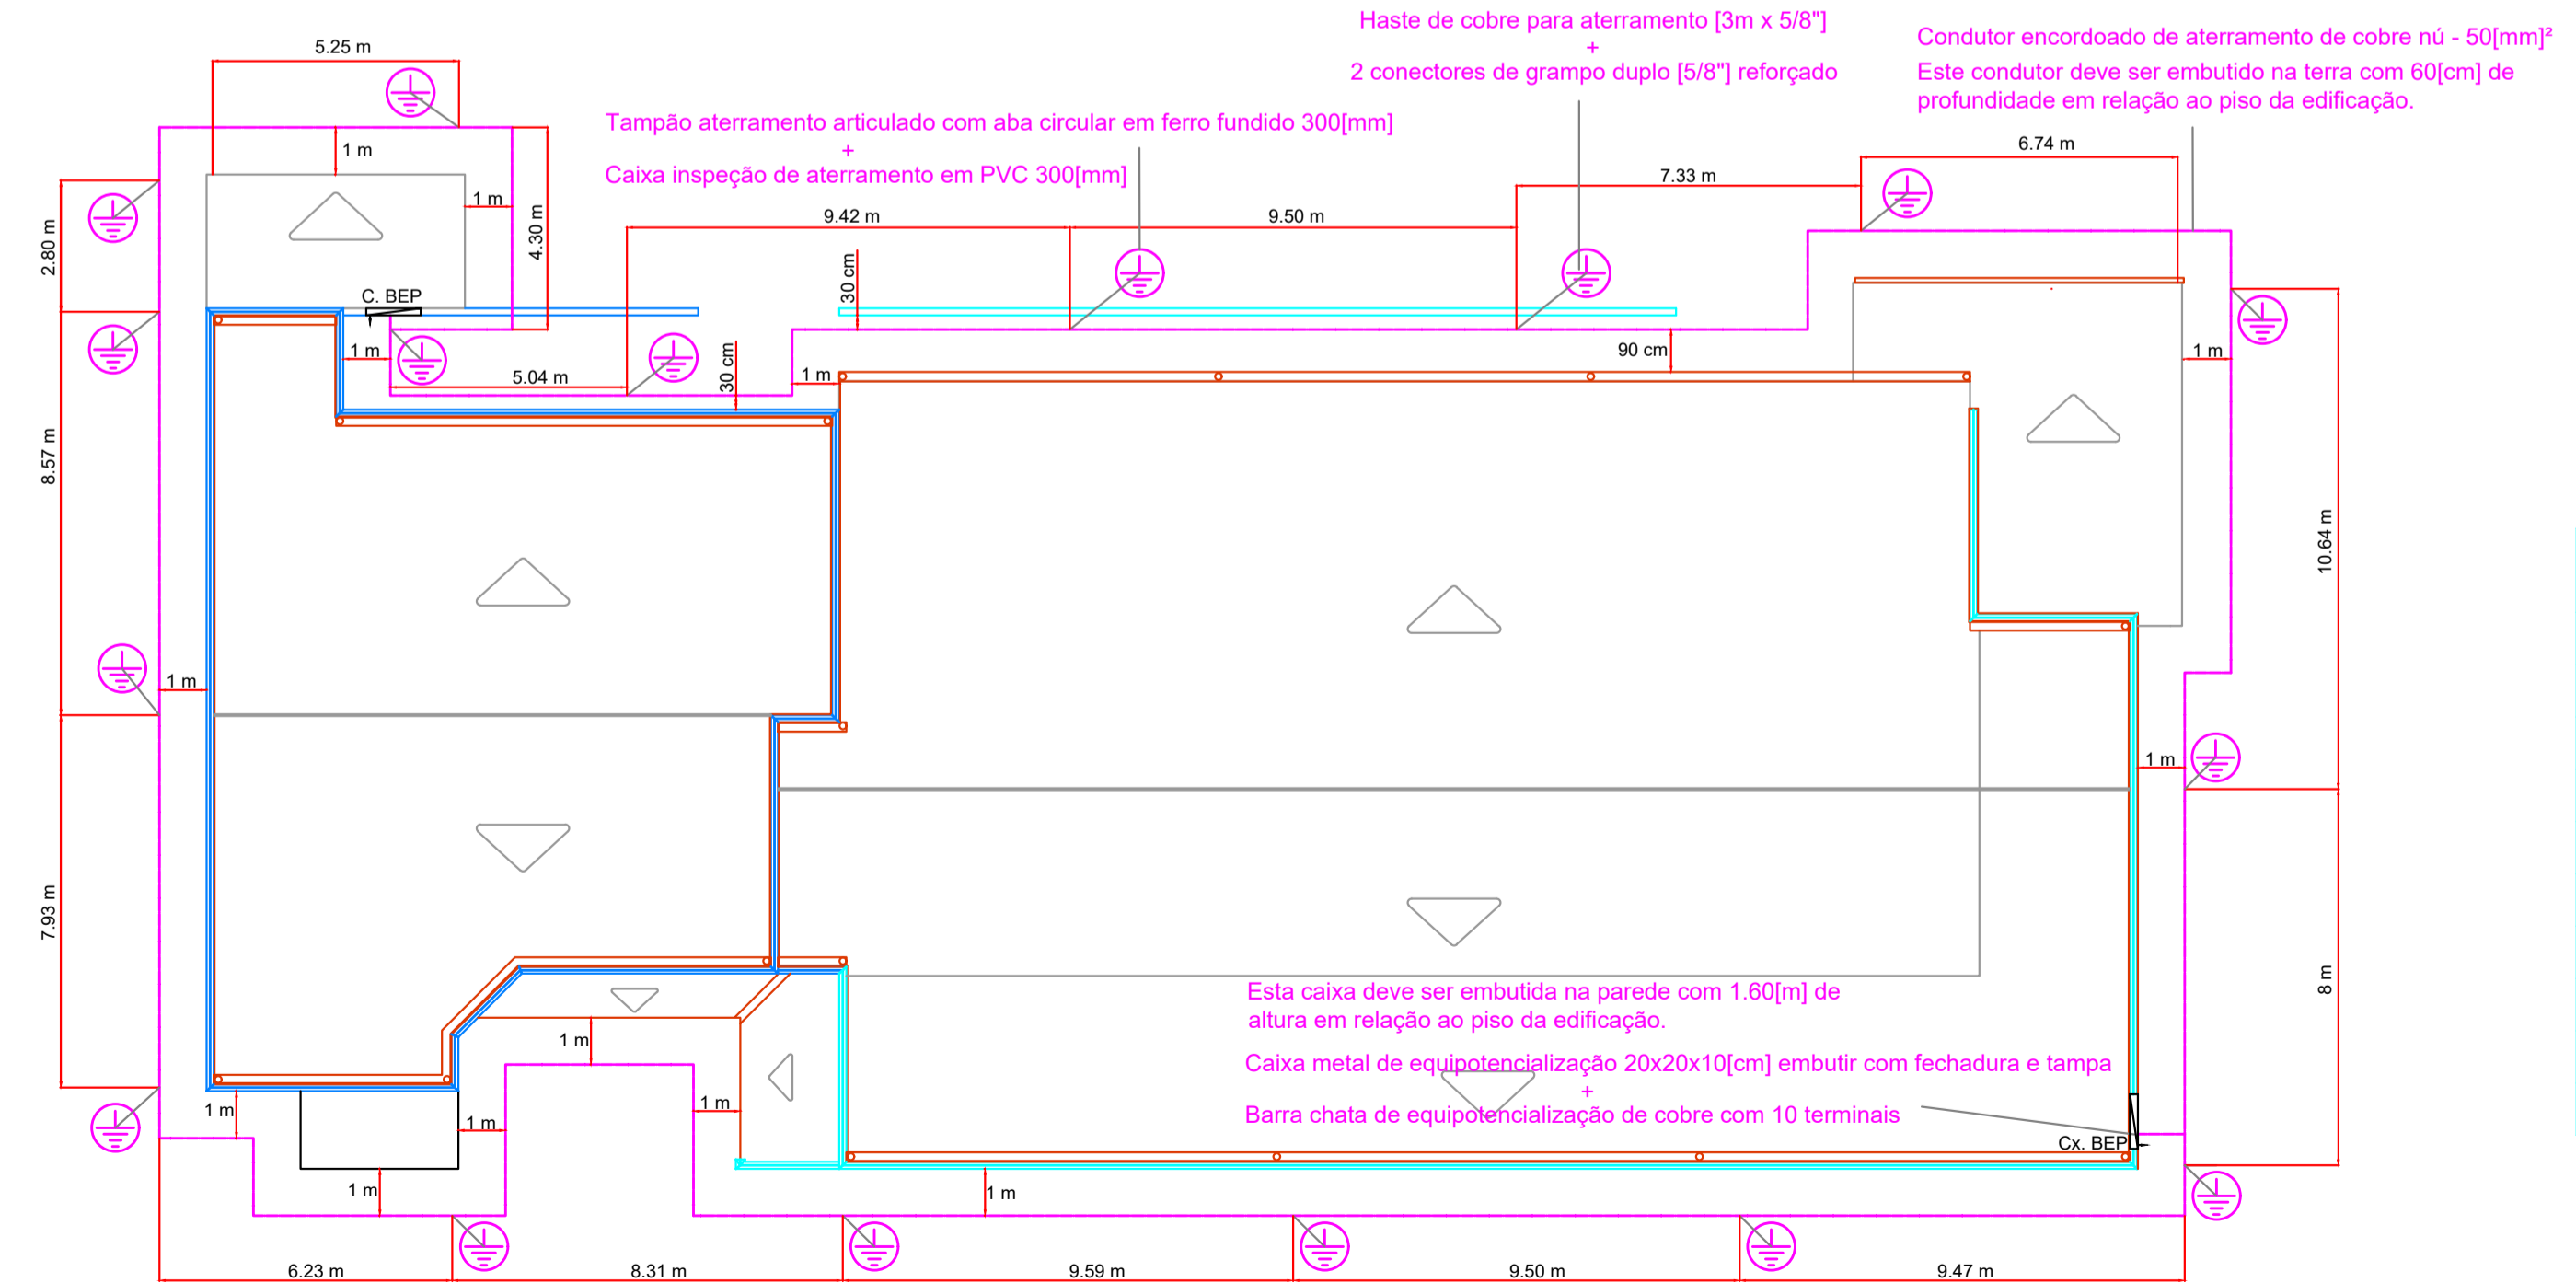


PLANTA DE LOCAÇÃO E COBERTURA

ESCALA: 1:100

NOTAS:

- Equipotencialização para sistemas internos: A equipotencialização deve ser feita com ligação ao BEP ou BEL e onde os requisitos de isolamento não sejam atendidos. Se sistemas internos tiverem condutores blindados ou estiverem dentro de eletrodutos metálicos, pode ser suficientes equipotencializar as blindagens ou os eletrodutos. Caso contrário, os condutores vivos devem ser ligados ao BEP via DPS.
- Os condutores PE ou PEN (TN), devem ser ligados diretos ao BEP.

DETALHE CAIXA EQUIPOTENCIAL

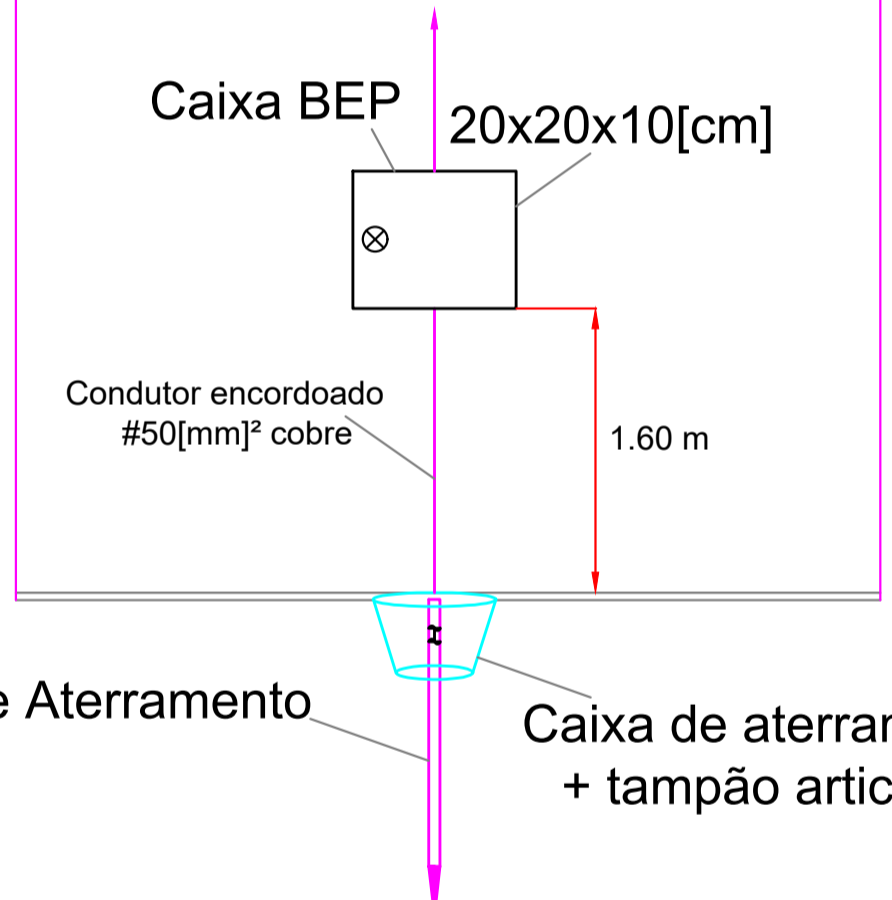

LISTA DE MATERIAIS - CAPTAÇÃO

LISTA DE MATERIAIS - CAPTAÇÃO	QTDADE
- Terminal aéreo captor com base horizontal reforçada para parafusar e dois furos de 10 [mm] com grampo conector Ø5/16" e altura 60[cm]	75 peças
- Suporte guia Ø5/16" longo reforçado para aparafusar com dois furos de 10 [mm] e altura 20[cm] com roldana em polipropileno	69 peças
- Condutor encordoado de captação de cobre nú 35[mm]²	783 metros
- Bucha reforçada para tijolo 10[mm]	150 peças
- Parafuso zincado sextavado para bucha Ø10[mm]	150 peças
- Parafuso zincado auto brocante Ø10[mm] com vedação	150 peças
- Bucha de nylon nº 10	300 peças
- Micelânia	XX
- Deixar valor monetário para micelânias.	

SERVIÇOS DE ENGENHARIA E FACILITES

Av.: 9 nº 374, Centro - CEP.: 38300-150
Belo Horizonte - MG
Fone: 34 99137 2952
Mail: loc.engenharia@outlook.com.br

FOLHA:
2/2

APROVAÇÃO:

CARIMBO:

PROJETO SPDA EXTERNO

PROP.: PREFEITURA MUNICIPAL DE CAMPINA VERDE

<p>ÁREA (m²):</p> <p>ÁREA CONSTRUIDA: 75,42m²</p> <p>CONTEÚDO CONSTRUIR TERREO: 371,84m²</p> <p>CONTEÚDO 1º ANDAR: 183,92m²</p> <p>TOTAL A CONSTRUIR: 475,42m²</p> <p>TOTAL DO ESTABELECIMENTO: 844,49m²</p>	<p>UBIQUIDADE:</p> <p>AVENIDA 3, ESQUINA COM RUA 20, Nº 337, BARRIO MEDALHA MARACÓCIA - CEP.: 38070-000, CAMPINA VERDE - MG</p>	<p>PROJETO:</p> <p>21538 - PROJETO APROVADO VINCULADO AO PARECER TÉCNICO Nº 087/2019 DE 26/12/2019 NÃO EXECUTADO</p>	<p>PROJETO:</p> <p>PREFEITURA MUNICIPAL DE CAMPINA VERDE - CNPJ: 16.421.000/07</p> <p>DR. HELDER PAULO CARREIRO - CNPJ: 02.232.364-91</p>
<p>CONTEÚDO:</p> <p>PLANTA BAIXA DEMONSTRAR/CONSTRUIR</p> <p>PLANTA DE LOCAÇÃO E COBERTURA</p>	<p>PROJETO:</p> <p>PROJETO DE ATENDIMENTO ESPECIALIZADO EM SAÚDE - PRONTO ATENDIMENTO MUNICIPAL DE CAMPINA VERDE</p>	<p>PROJETO Nº 01:</p> <p>JOSEPH TAVARES DE OLIVEIRA - CREA-MG: 069450</p>	<p>PROJETO Nº 01:</p> <p>JOSEPH TAVARES DE OLIVEIRA - CREA-MG: 069450</p>
<p>UNIDADE:</p> <p>METROS / CENTÍMETROS</p>	<p>INDICADAS:</p>	<p>DATA:</p> <p>Setembro/2023</p>	<p>PROJETO:</p> <p>Leonardo</p>